


PLANIMETRIA GENERALE AREA D'INTERVENTO
(SCALA 1:25000)



- = COMPRESORIO VALLI GIRALDA – GAFFARO – FALCE
- - - = AREA INTERESSATA DALL'IMPIANTO DI ADDUZIONE ALLA TORRE PIEZOMETRICA
- = IMPIANTO DI SOLLEVAMENTO
- = ZONA INTERESSATA DALLA RETE IRRIGUA

N° Rev.	Note Revisione	Data	Nome

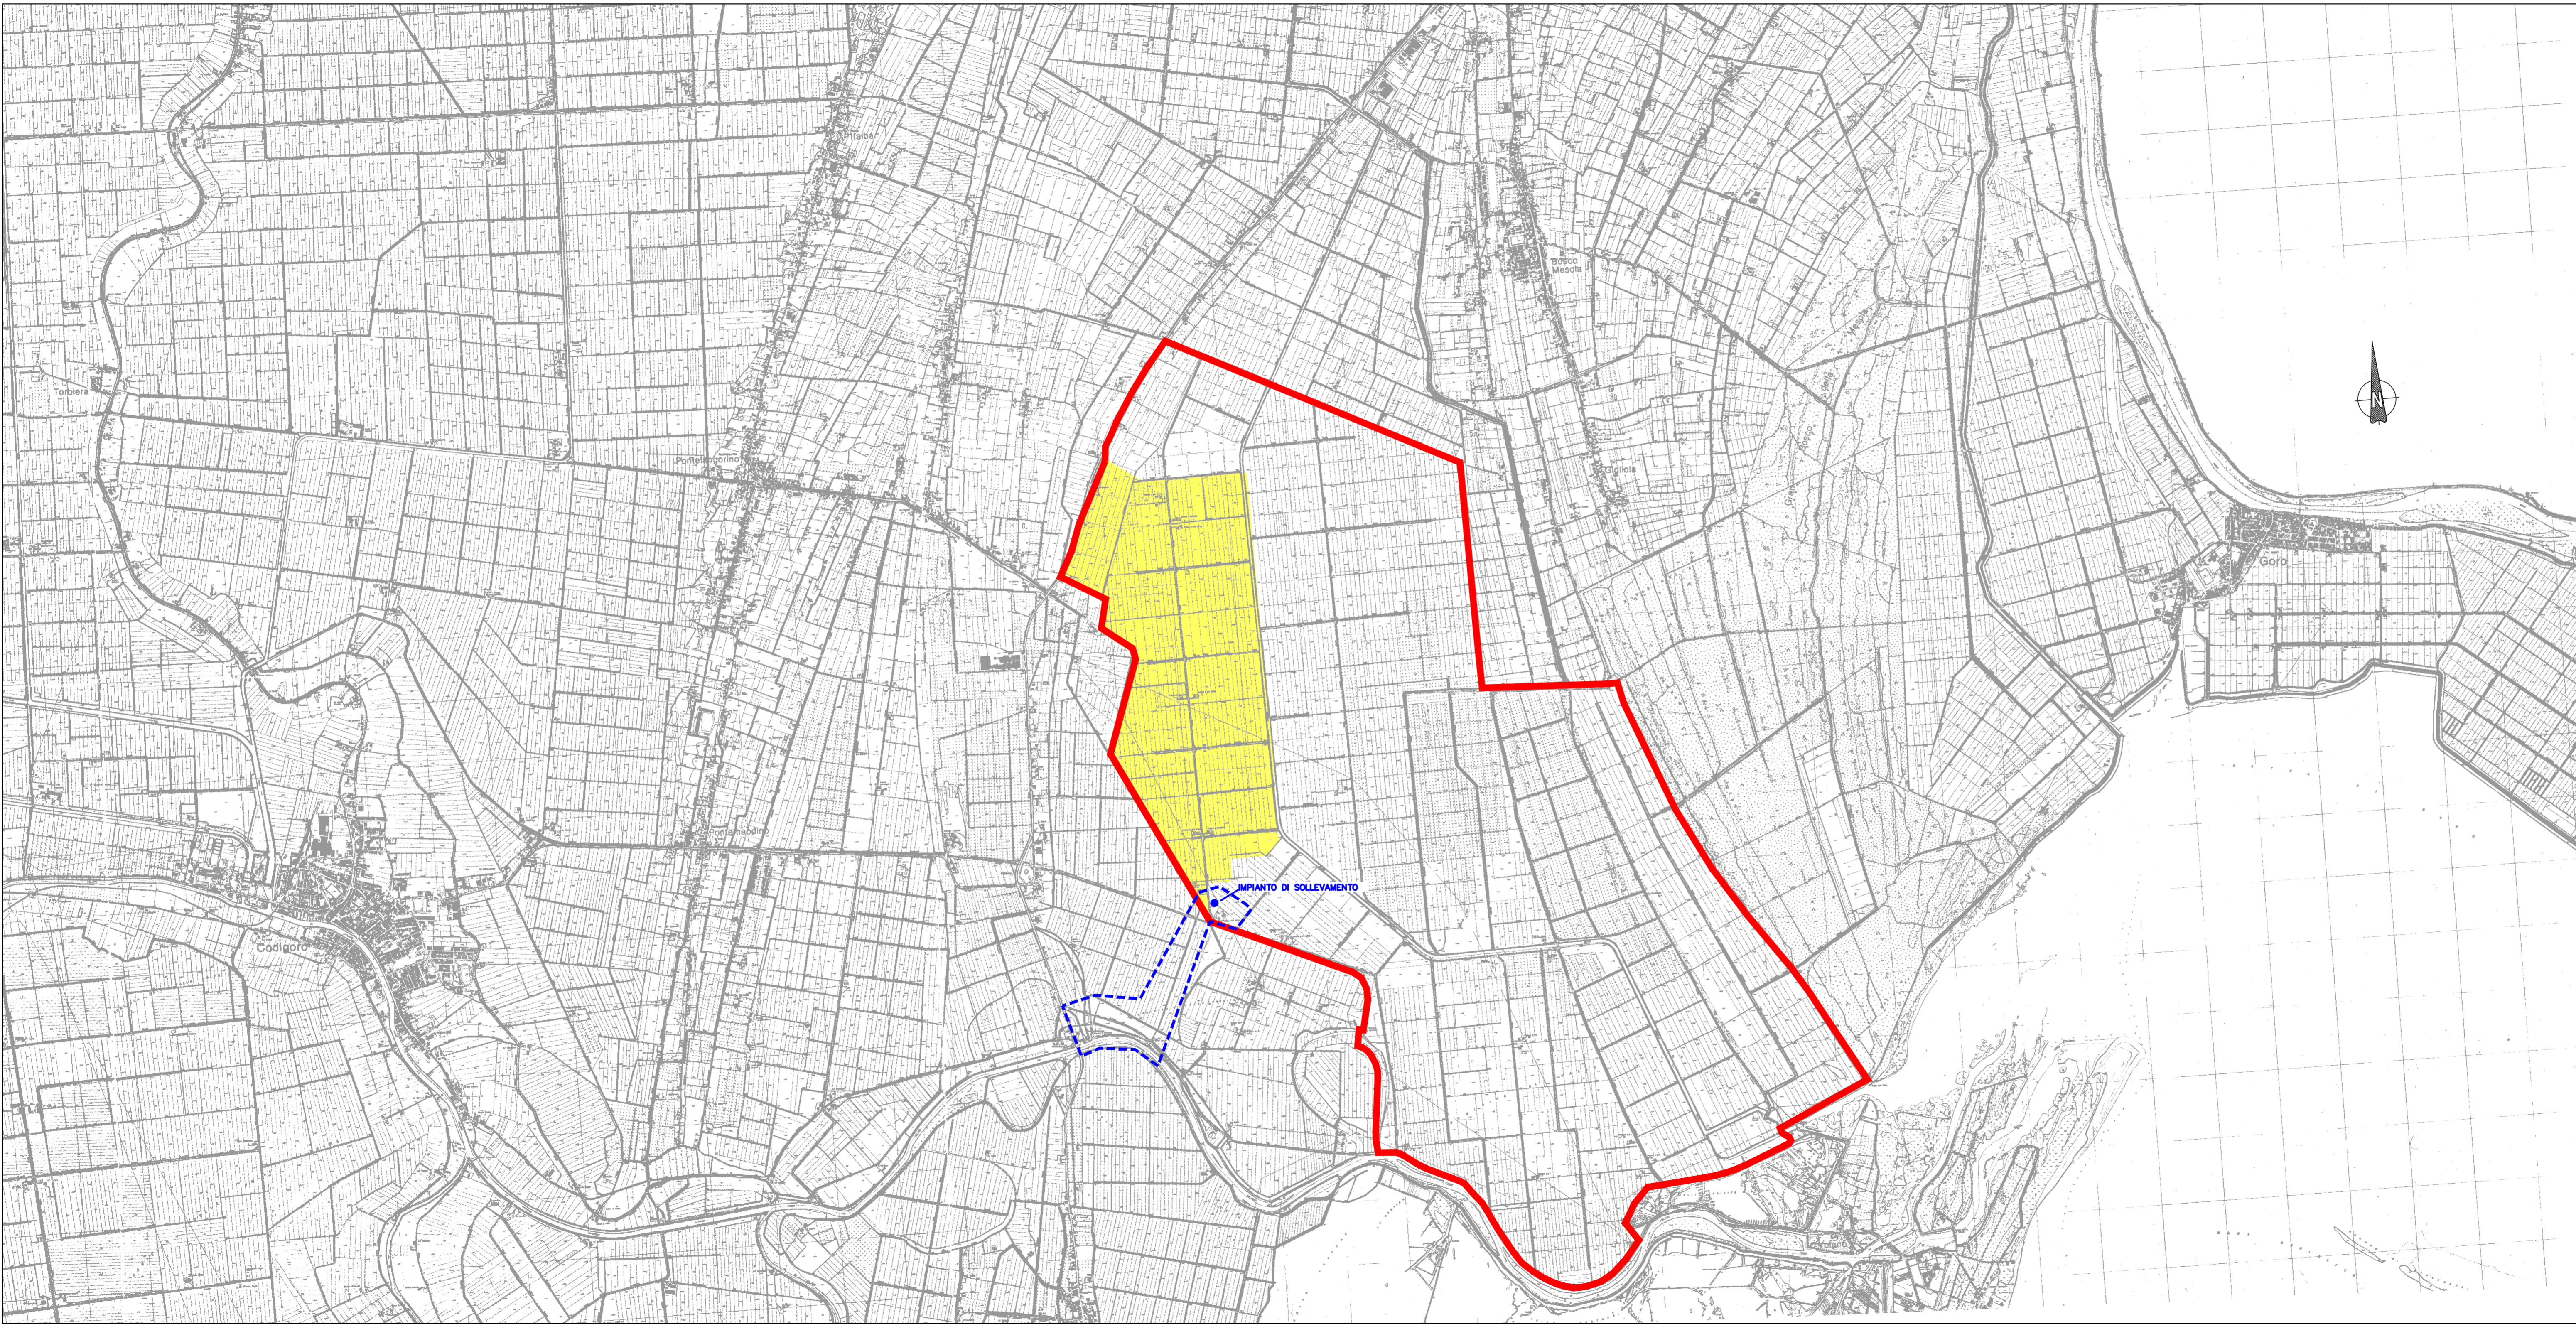

PROGETTO SISTEMA IRRIGUO VALLI GIRALDA-GAFFARO-FALCE

PROGETTO ESECUTIVO

Opere di competenza del Ministero delle Politiche Agricole e Forestali

Salvaguardia ambientale e riassetto irriguo del comprensorio

Progetto di adeguamento funzionale del sistema irriguo delle valli Giralda, Gaffaro e Falce in Comune di Codigoro (FE) 1° e 2° LOTTO

ELABORATI GRAFICI

ELABORATI DI INQUADRAMENTO E CONDOTTA DI ADDUZIONE

Oggetto dell'elaborato:		Elaborato n°
PLANIMETRIA GENERALE AREA D'INTERVENTO		5.1
Pos. arch. 1205_GGF	Data:	Scala: 1:25.000
IL PROGETTISTA (Dott. Ing. Fabrizio Brunetti)		IL RESPONSABILE DEL PROCEDIMENTO (Dott. Ing. Gianni Tebaldi)
		Disegnatore: Fabrizio Aggiornamenti:
File: 1205GGF-T01-E		

STUDIO TECNICO INGEGNERI ASSOCIATI MICHELE FERRIGNANI, FABRIZIO BRUNETTI PROGETTAZIONE INGEGNERIA CIVILE, IDRAULICA NORMATIVA ANTINCENDIO NORMATIVA SICUREZZA	VIA MASCHERAO, 17 44121 FERRARA TEL.: 0532.210796 - FAX: 0532.215210 C.F. / P. I.V.A. - 01115000389 E-Mail: f.brunetti@sttss.it	CUP: Commessa: 13-1501-0005
--	---	--------------------------------