



**PLANIMETRIA D'INQUADRAMENTO  
CONDOTTA ADDUZIONE TORRE PIEZOMETRICA**  
(SCALA 1:5000)

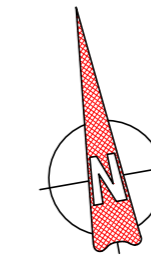

N° Rev.	Note Revisione	Data	Nome

**Consorzio di Bonifica PIANURA di FERRARA**

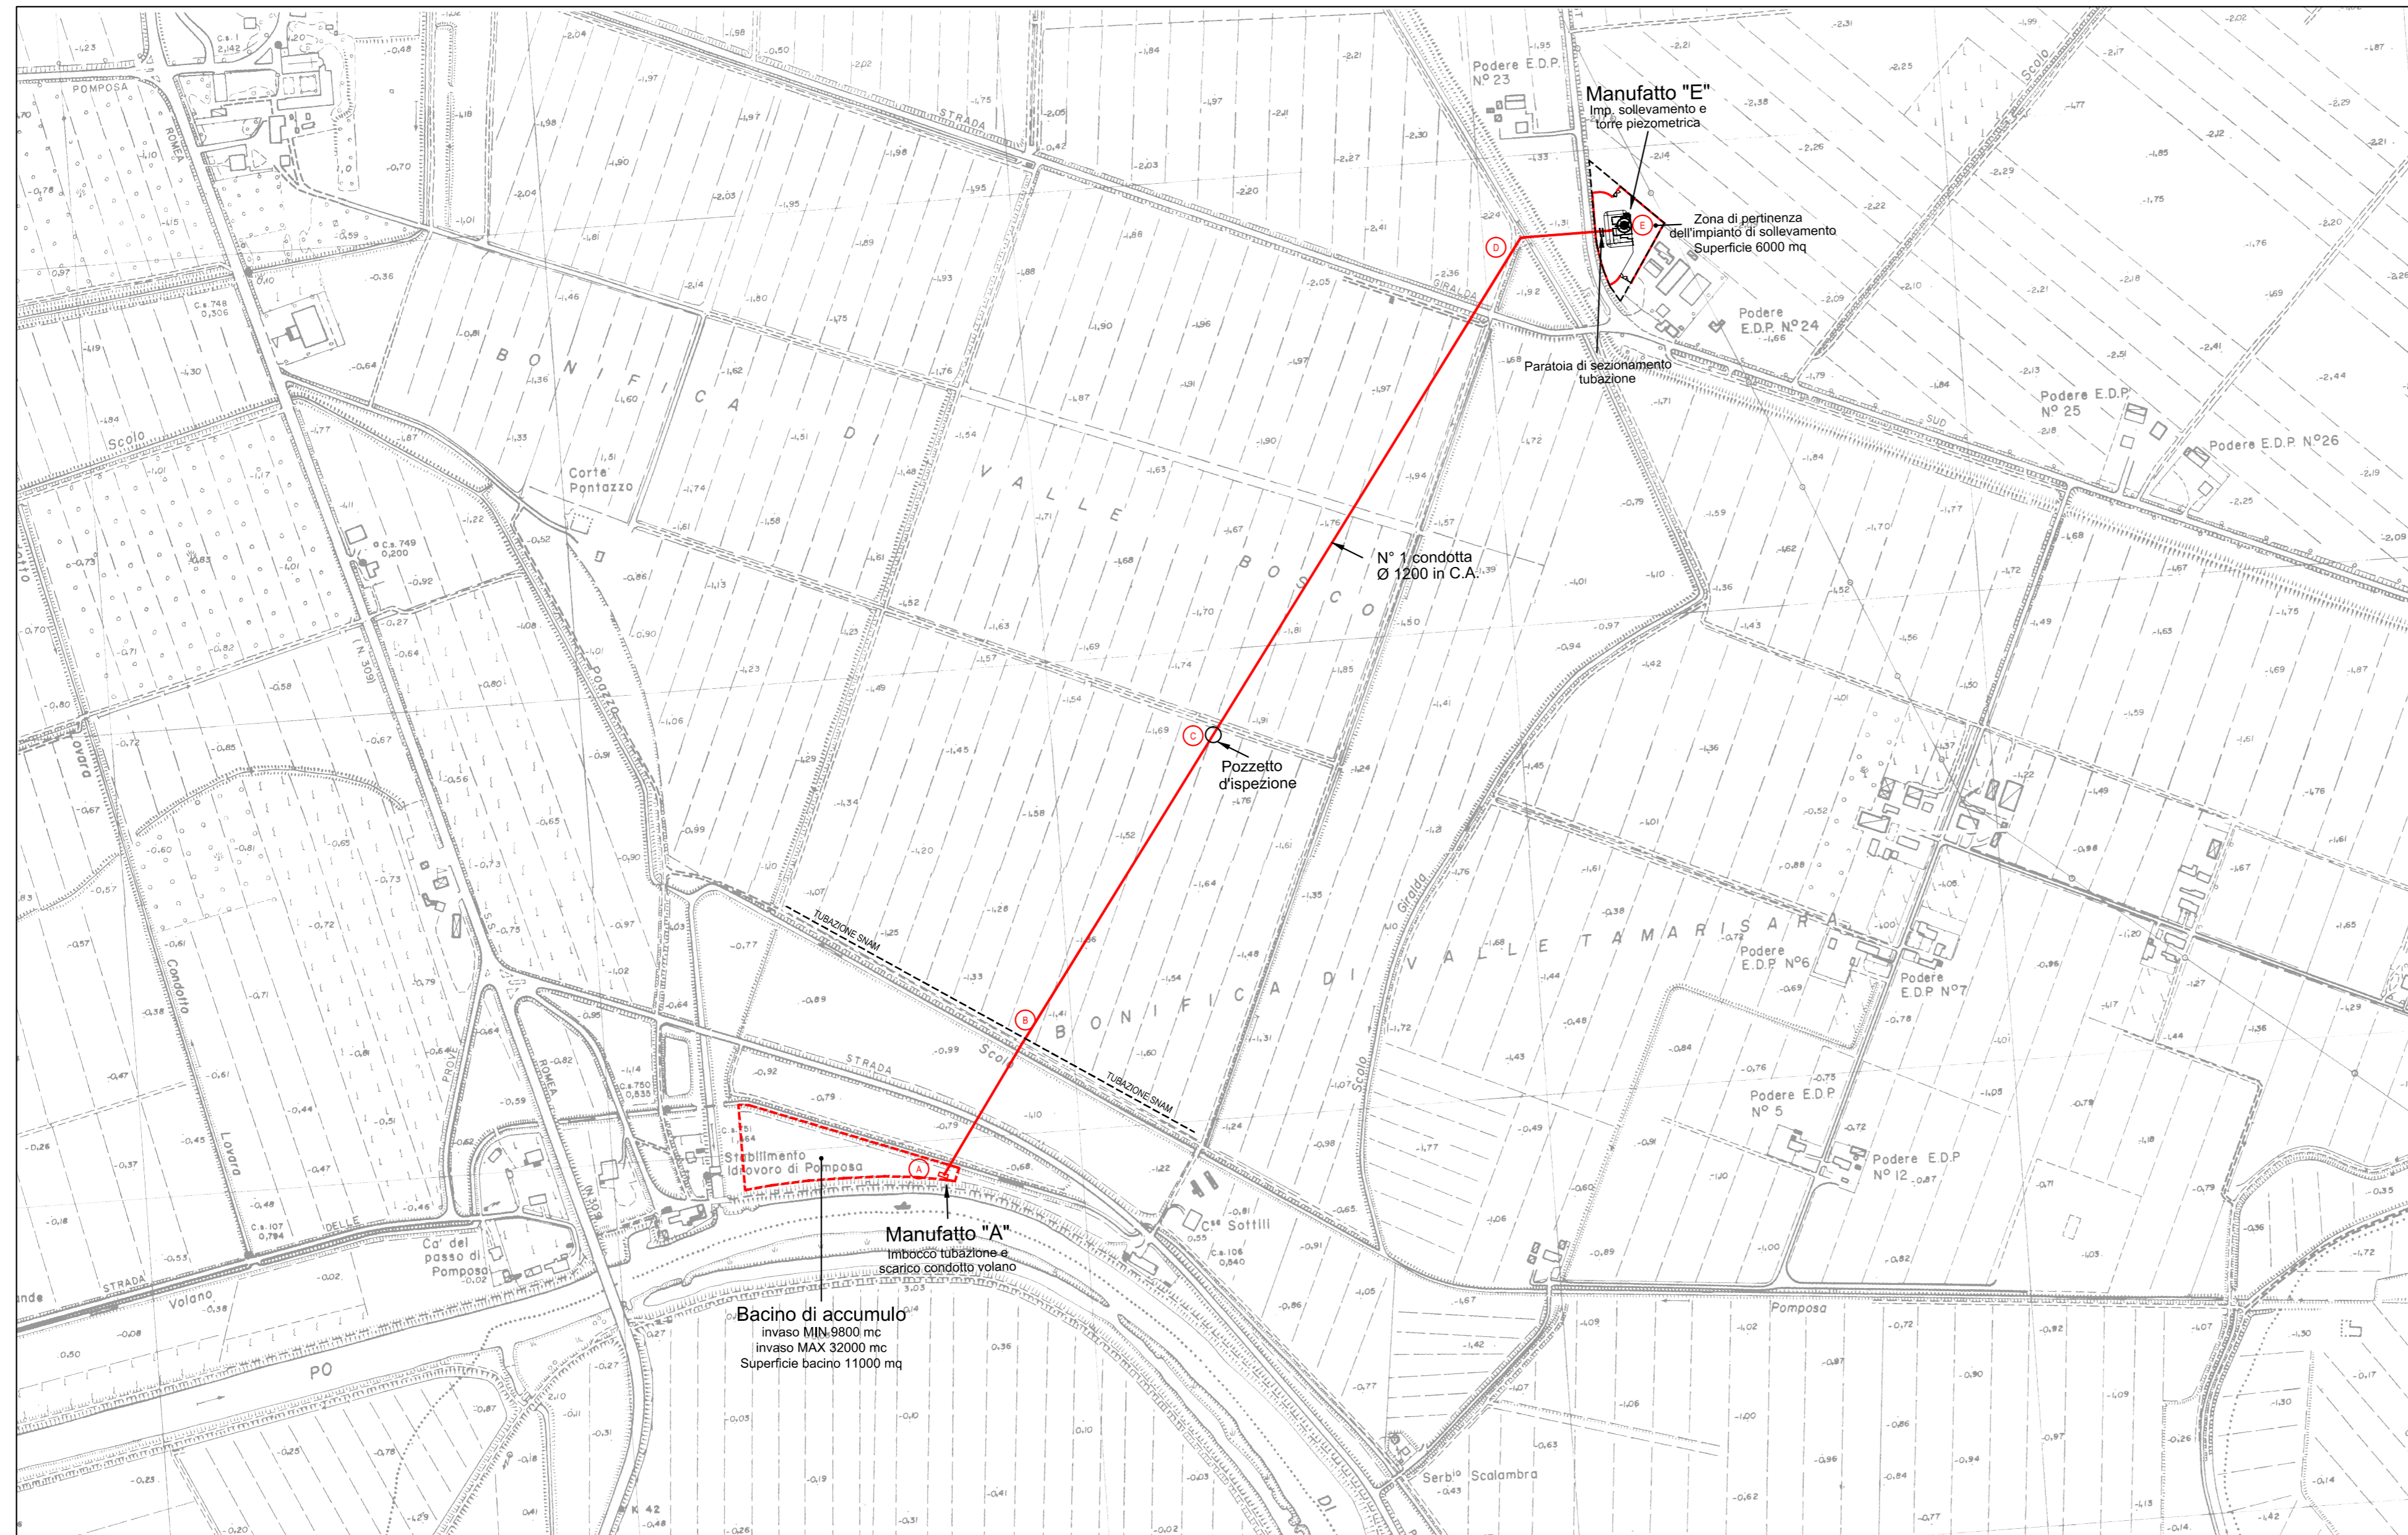

44121 Ferrara - Via Borgo dei Leoni, 28  
Codice Fiscale 93076450381  
Tel.: 0532.218211 - Fax: 0532.211402  
E-mail: info@bonificaferrara.it

**PROGETTO SISTEMA IRRIGUO VALLI GIRALDA-GAFFARO-FALCE**

PROGETTO ESECUTIVO

Opere di competenza del Ministero delle Politiche Agricole e Forestali

Salvaguardia ambientale e riassetto irriguo del comprensorio

**Progetto di adeguamento funzionale del sistema irriguo  
delle valli Giralda, Gaffaro e Falce in Comune di Codigoro (FE)**  
**1° e 2° LOTTO**

ELABORATI GRAFICI

**ELABORATI DI INQUADRAMENTO  
E CONDOTTA DI ADDUZIONE**

Oggetto dell'elaborato: <b>PLANIMETRIA LOCALIZZAZIONE INTERVENTI</b>	Elaborato n° <h1 align="center">5.2</h1>
---	---

Pos. arch. 1205_GGF	Data:	Scala: 1:5.000
---------------------	-------	----------------

<b>IL PROGETTISTA</b> (Dott. Ing. Fabrizio Brunetti)	<b>IL RESPONSABILE DEL PROCEDIMENTO</b> (Dott. Ing. Gianni Tebaldi)	Disegnatore: Fabrizio Aggiornamenti:
		File: 1205GGF-T02-E

<b>STUDIO TECNICO INGEGNERI ASSOCIATI</b> MICHELE FERGNANI, FABRIZIO BRUNETTI PROGETTAZIONE INGEGNERIA CIVILE, IDRAULICA NORMATIVA ANTINCENDIO NORMATIVA SICUREZZA 	VIA MASCHERAO, 17 44121 FERRARA TEL.: 0532.210796 - FAX: 0532.215210 C.F. / P. I.V.A. : 01115500389 E-Mail: f.brunetti@stinas.it	CUP: Commessa: 13-1501-0005
--	--	--------------------------------