


Fotopiano con dispositivi di intercettazione, pezzi speciali, scarichi e sfiati

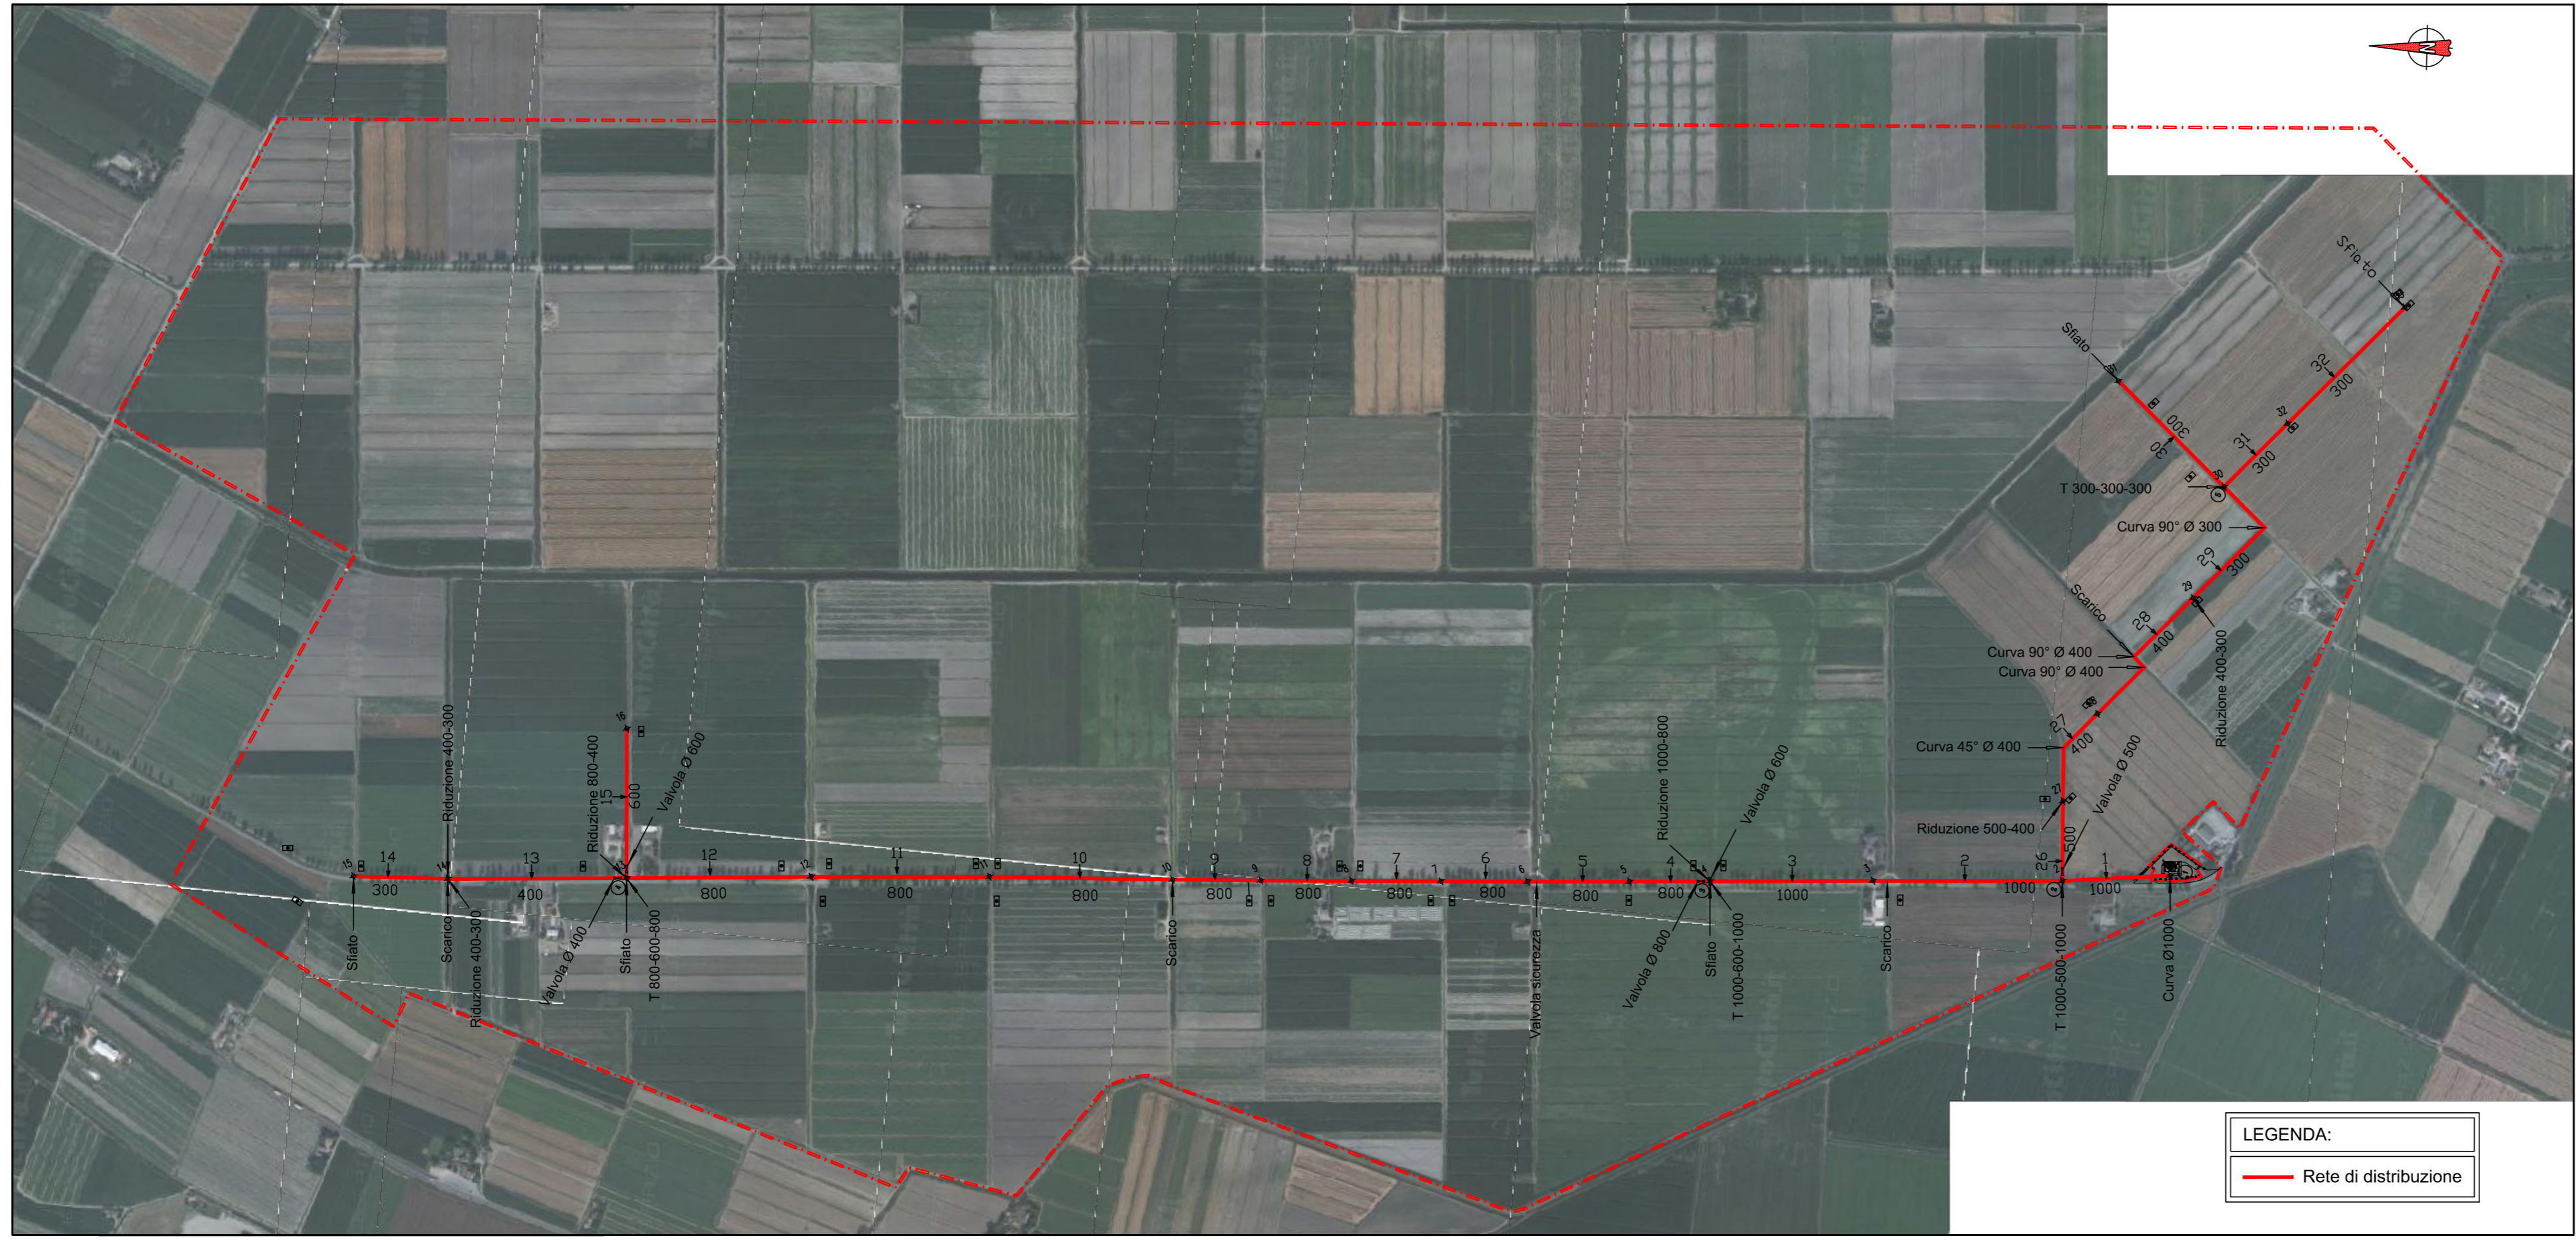

LEGENDA:
 Rete di distribuzione

Consorzio di Bonifica PIANURA di FERRARA

44121 Ferrara - Via Borgo dei Leoni, 28
 Codice Fiscale 93076450381
 Tel.: 0532.218211 - Fax: 0532.211402
 E-mail: info@bonificaferrara.it



PROGETTO SISTEMA IRRIGUO VALLI GIRALDA-GAFFARO-FALCE

PROGETTO ESECUTIVO

Opere di competenza del Ministero delle Politiche Agricole e Forestali

Salvaguardia ambientale e riassetto irriguo del comprensorio

Progetto di adeguamento funzionale del sistema irriguo delle valli Giralda, Gaffaro e Falce in Comune di Codigoro (FE)

1° e 2° LOTTO

ELABORATI GRAFICI

RETE DI DISTRIBUZIONE

Oggetto dell'elaborato: **PEZZI SPECIALI** Elaborato n° **5.49**

Pos. arch. 1205_GGF Data: Scala: 1:10.000

IL PROGETTISTA
 (Dott. Ing. Fabrizio Brunetti)



IL RESPONSABILE DEL PROCEDIMENTO
 (Dott. Ing. Gianni Tebaldi)

Disegnatore: Fabrizio

Aggiornamenti:

File: 1205GGF-T49-E

STUDIO TECNICO INGEGNERI ASSOCIATI

MICHELE FERGNANI, FABRIZIO BRUNETTI
 PROGETTAZIONE INGEGNERIA CIVILE, IDRAULICA
 NORMATIVA ANTINCENDIO
 NORMATIVA SICUREZZA

VIA MASCHERAIO, 17
 44121 FERRARA
 TEL.: 0532.210796 - FAX: 0532.215210
 C.F. / P. I.V.A. : 01115500389
 E-Mail: f.brunetti@stinas.it

CUP:

Commessa: 13-1501-0005