




**PIANTA POZZETTO
SARACINESCA FINO DN 500**
SCALA 1:20

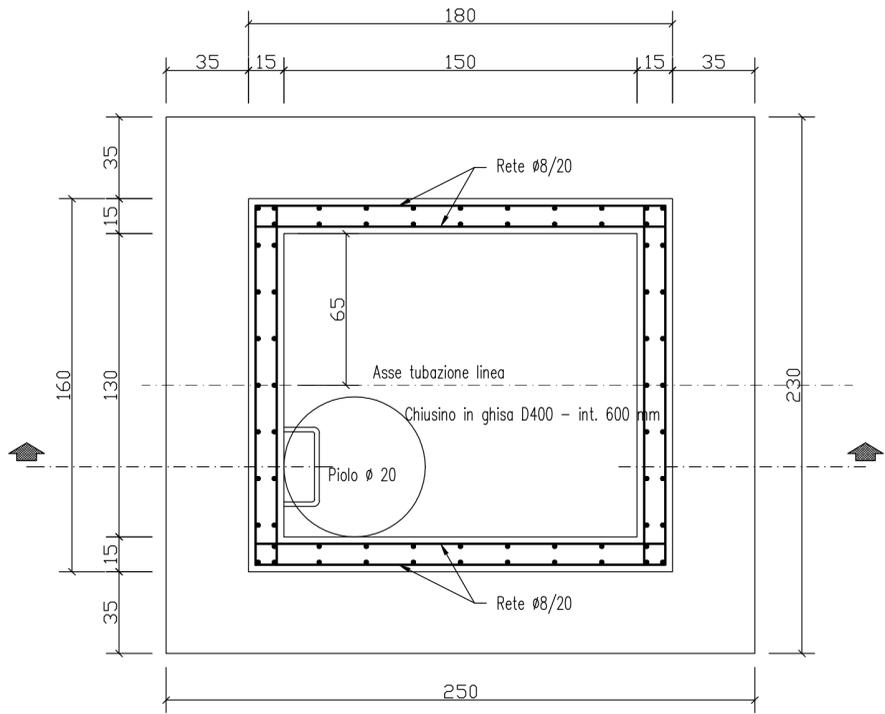


**PIANTA POZZETTO
VALVOLA OLTRE DN 500**
SCALA 1:20

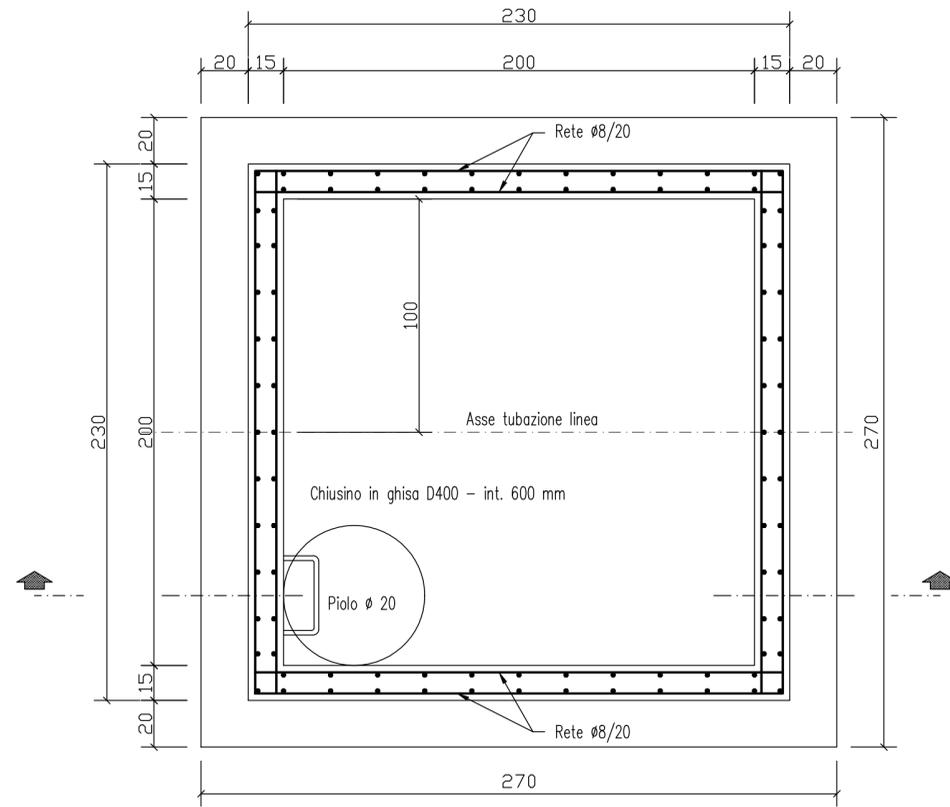

SEZIONE POZZETTO
SCALA 1:20

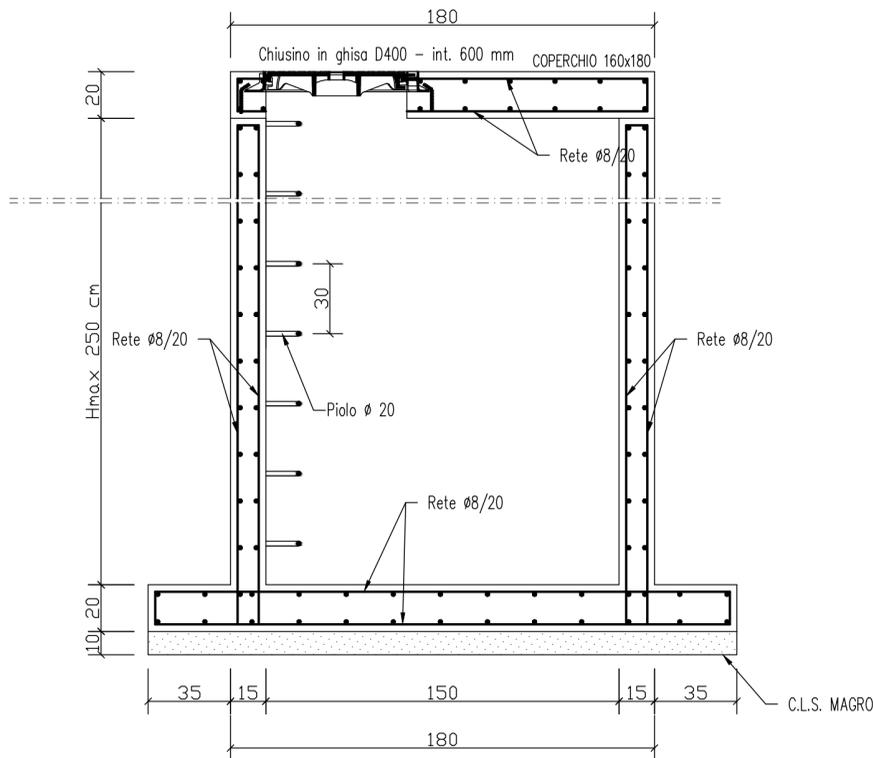

SEZIONE POZZETTO
SCALA 1:20

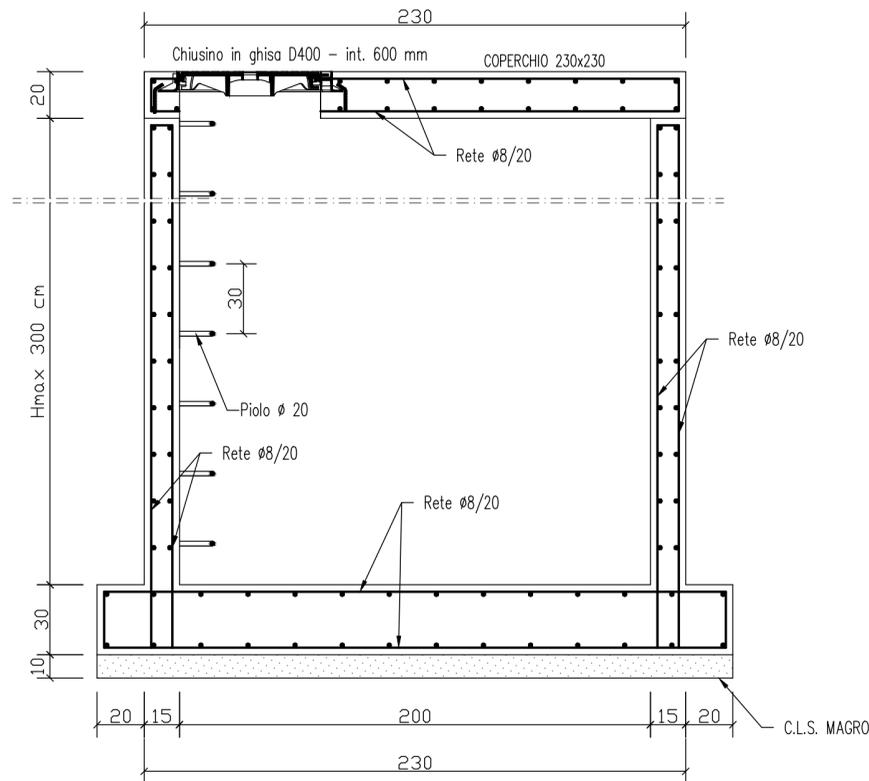

PRESCRIZIONI GENERALI

- 1-VERIFICARE LA CORRISPONDENZA DEL CALCESTRUZZO ALLA CLASSE DI RESISTENZA RICHIESTA.
- 2-CONTROLLARE CHE LE SOVRAPPOSIZIONI DEI FERRI DI ARMATURA SIANO SFALDATE E DI LUNGHEZZA SUPERIORE A 40 DIAMETRI.
- 3-ASSICURARE UN COPRIFERRO MINIMO DI CM. 3 CON L'ADOZIONE DI APPOSITI DISTANZIALI ED UNA DISTANZA TRA I FERRI DI ALMENO 2 CM.
- 4-CURARE LA FINITURA DEGLI SPIGOLI IMPIEGANDO SMUSSI ANCHE DI PLASTICA.
- 5-PULIRE ACCURATAMENTE LE SUPERFICI DI RIPRESA NEI GETTI ED IMPIEGARE AGGRAPPANTI TPO "SIKA" O SIMILARI.

MATERIALI

- CALCESTRUZZO C25/30
- ACCIAIO B450C

N° Rev.	Note Revisione	Data	Nome

Consorzio di Bonifica PIANURA di FERRARA

44121 Ferrara - Via Borgo dei Leoni, 28
Codice Fiscale 93076450381
Tel.: 0532.218211 - Fax: 0532.211402
E-mail: info@bonificaferrara.it



PROGETTO SISTEMA IRRIGUO VALLI GIRALDA-GAFFARO-FALCE

PROGETTO ESECUTIVO

Opere di competenza del Ministero delle Politiche Agricole e Forestali

Salvaguardia ambientale e riassetto irriguo del comprensorio

**Progetto di adeguamento funzionale del sistema irriguo
delle valli Giralda, Gaffaro e Falce in Comune di Codigoro (FE)
1° e 2° LOTTO**

ELABORATI GRAFICI

RETE DI DISTRIBUZIONE

Oggetto dell'elaborato: MANUFATTI DI ALLOGGIAMENTO SARACINESCHE-VALVOLE			Elaborato n° 5.57
Pos. arch. 1205_GGF	Data:	Scala: 1:20	Disegnatore: Fabrizio
IL PROGETTISTA (Dott. Ing. Fabrizio Brunetti)		IL RESPONSABILE DEL PROCEDIMENTO (Dott. Ing. Gianni Tebaldi)	
		Aggiornamenti:	
File: 1205GGF-T57-E			

STUDIO TECNICO INGEGNERI ASSOCIATI MICHELE FERGNANI, FABRIZIO BRUNETTI PROGETTAZIONE INGEGNERIA CIVILE, IDRAULICA NORMATIVA ANTINCENDIO NORMATIVA SICUREZZA 	VIA MASCHERAIO, 17 44121 FERRARA TEL.: 0532.210796 - FAX: 0532.215210 C.F. / P. I.V.A. : 01115500389 E-Mail: f.brunetti@stinor.it	CUP: Comessa: 13-1501-0005
--	---	-------------------------------